



1 PLANTA ESQUEMÁTICA - ELÉTRICA
escala:1/100

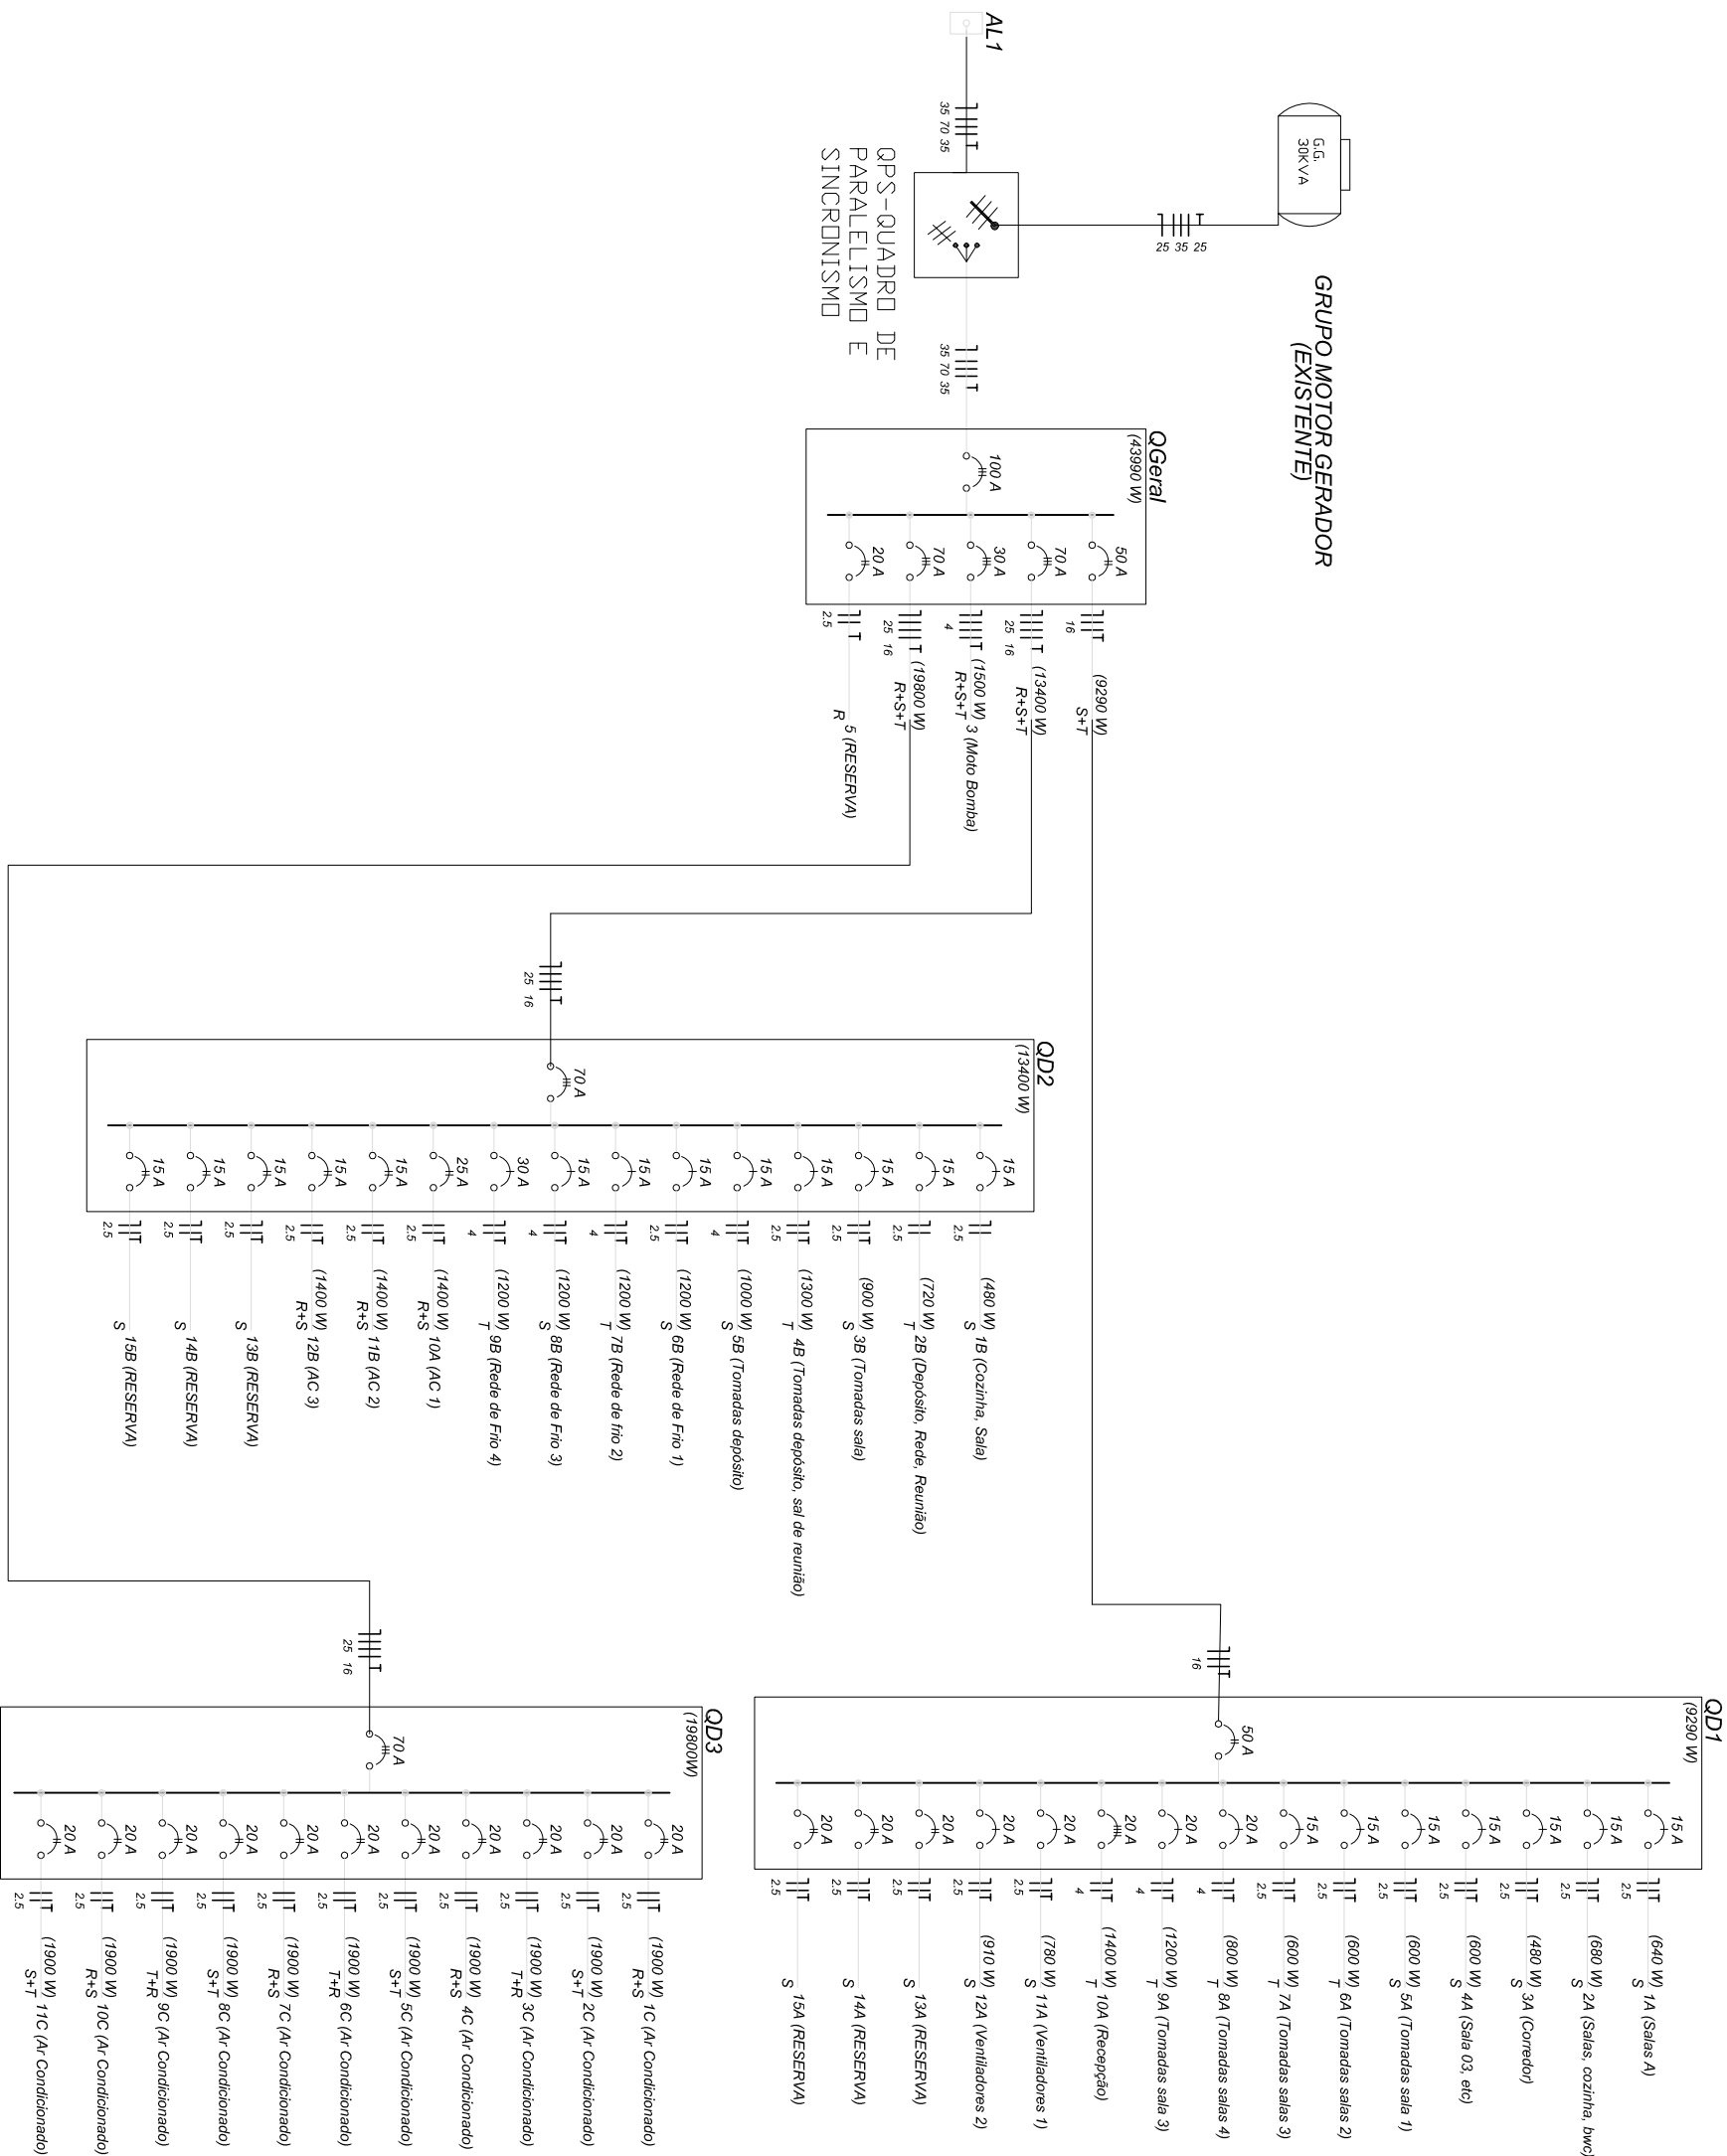

2 DIAGRAMA UNIFILAR
sem escala

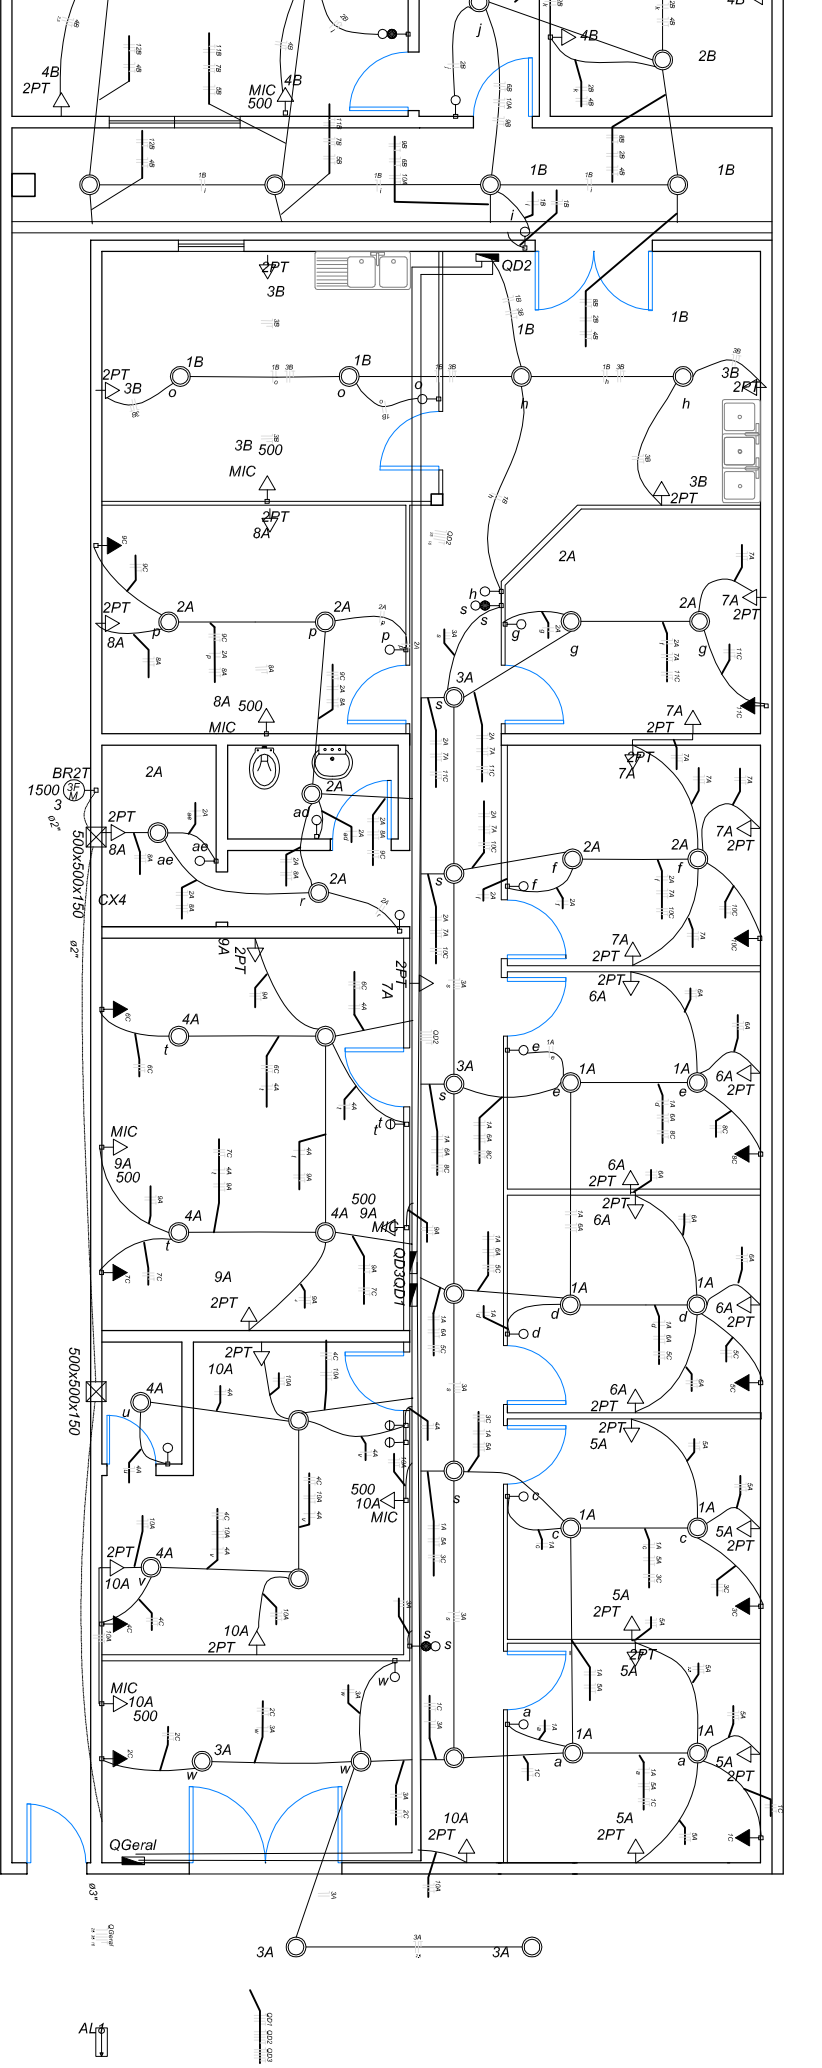

3 QUADRO DE CARGAS
sem escala

Quadro de Cargas (AL1)		Quadro de Cargas (QD1)		Quadro de Cargas (QD2)		Quadro de Cargas (QD3)		Quadro de Cargas (QD4)	
Grupo	Descrição	Esquema	Módulo	V	Amperagem (A)	Tensão (V)	Paq. total	Paq. total	Paq. total
QD1	QD1	QD1	QD1	QD1	QD1	QD1	QD1	QD1	QD1

Quadro de Cargas (QD1)		Quadro de Cargas (QD2)		Quadro de Cargas (QD3)		Quadro de Cargas (QD4)	
Grupo	Descrição	Esquema	Módulo	V	Amperagem (A)	Tensão (V)	Paq. total
QD1	QD1	QD1	QD1	QD1	QD1	QD1	QD1

Quadro de Cargas (QD1)		Quadro de Cargas (QD2)		Quadro de Cargas (QD3)		Quadro de Cargas (QD4)	
Grupo	Descrição	Esquema	Módulo	V	Amperagem (A)	Tensão (V)	Paq. total
QD1	QD1	QD1	QD1	QD1	QD1	QD1	QD1

SECRETARIA DE
ESTADO DE SAÚDE

GOVERNO DE
MATO GROSSO
ESTADO DE TRANSFORMAÇÃO

TÍTULO:
PROJETO ELÉTRICO

TIPO DE OBRA:
REFORMA E ADEQUAÇÃO DA ESTRUTURA FÍSICA
DO ESCRITÓRIO REGIONAL PEIXOTO DE AZEVEDO

LOCALIZAÇÃO:
AVENIDA BRASIL, Nº 556, BAIRRO CENTRO - PEIXOTO DE AZEVEDO/MT

PROPOSTOR:
PEIXOTO DE AZEVEDO

ÁREA DO PROJETO:
ÁREA DE PROJETO:

ÁREA DE PROJETO:

ASSINATURA:
PROJETO ELÉTRICO, DIAGRAMA UNIFILAR
E QUADRO DE CARGAS

ASSINATURA:
ARQUITETÔNICO

ESCALA:
INDICADA

INDICADA

592,78 m²

ÁREA CONSTRUIDA:
314,20 m²

ÁREA PERMEÁVEL:
-

DATA:
MARÇO/2017

01/01