



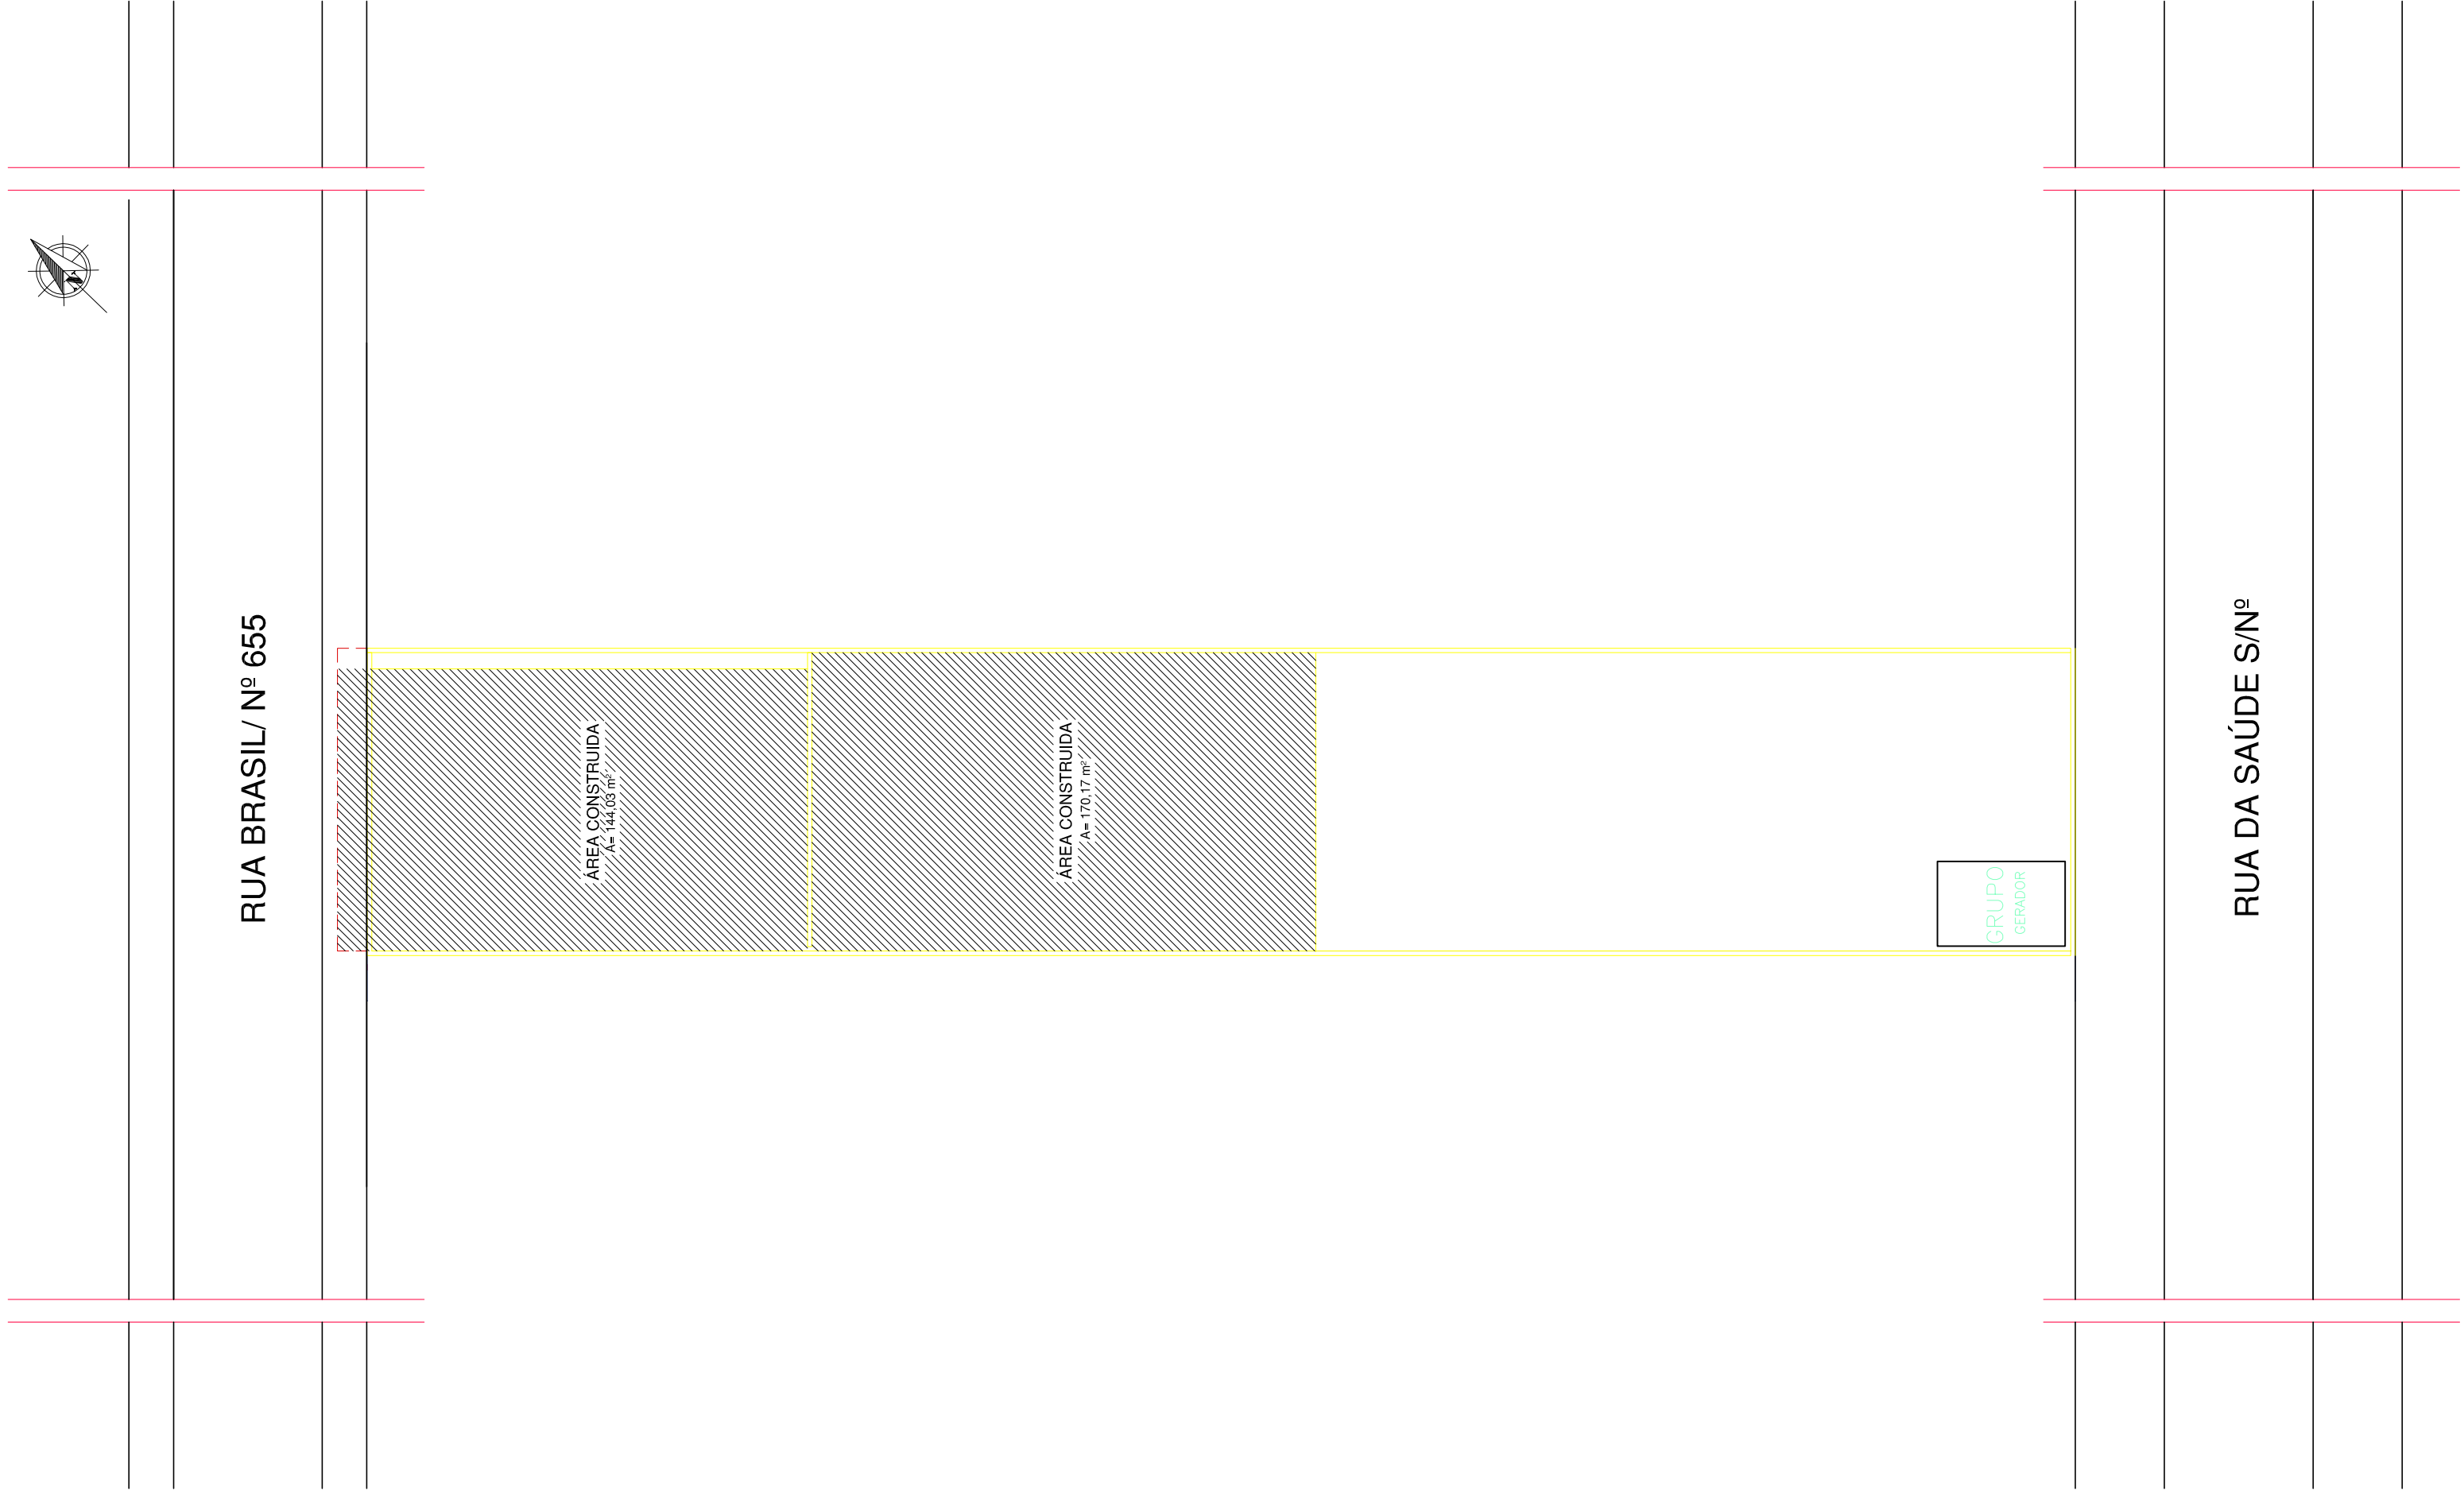


01 PLANTA IMPLANTAÇÃO
Escala 1/200

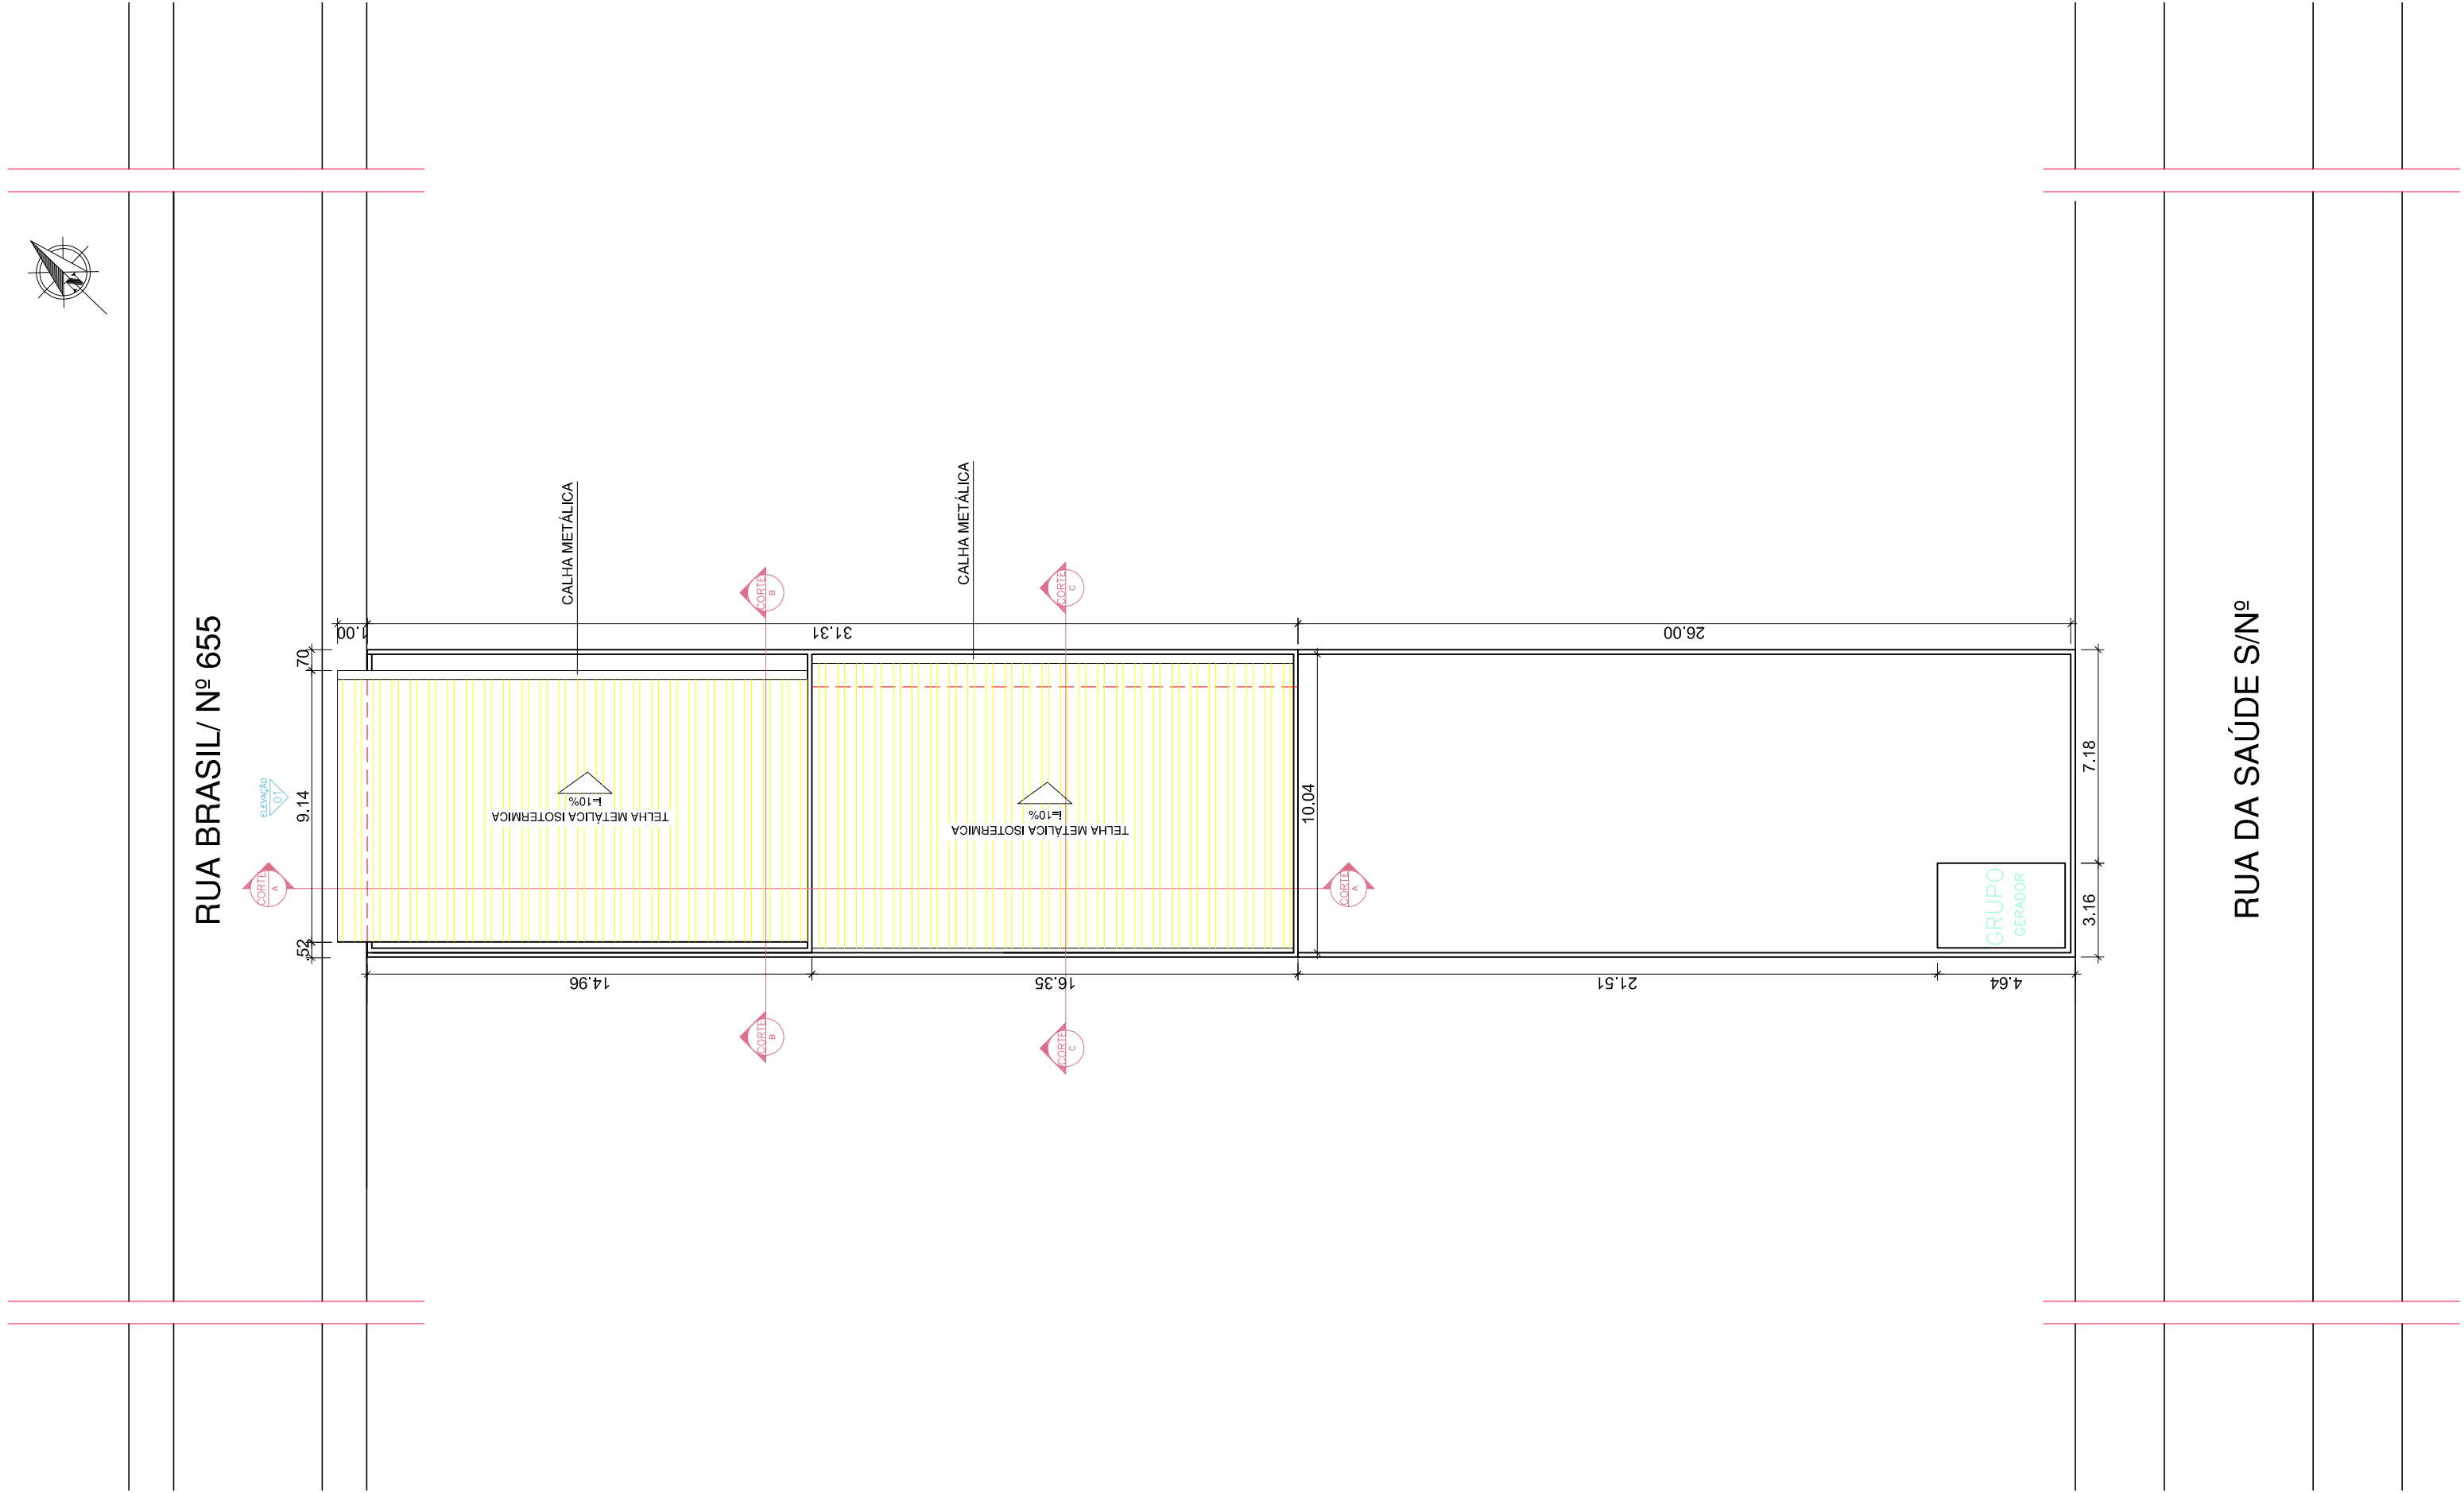


02 PLANTA DE COBERTURA
Escala 1/200

APROVAÇÃO:


SES SECRETARIA DE ESTADO DE SAÚDE GOVERNO DE MATO GROSSO ESTADO DE TRANSFORMAÇÃO			
TÍTULO: PROJETO ARQUITETÔNICO			
TIPO DE OBRA: REFORMA E ADEQUAÇÃO DA ESTRUTURA FÍSICA DO ESCRITÓRIO REGIONAL PEIXOTO DE AZEVEDO			
LOCALIZAÇÃO: AVENIDA BRASIL, Nº 655, BAIRRO CENTRO - PEIXOTO DE AZEVEDO/MT			
PROPRIETÁRIO:			
AUTOR DO PROJETO:			
RESP. TÉCNICO:			
ASSUNTO: IMPLANTAÇÃO E COBERTURA			
ARQUITETÔNICO FOLHA Nº			
ESCALA: INDICADA	UNIDADE: METRO	ÁREA CONSTRUÍDA: 314,20 m²	DATA: MARÇO 2017
ÁREA DO TERRENO: 592,78 m²		ÁREA PERMEÁVEL: -	DESENHO CAD: LETICIA MENDES

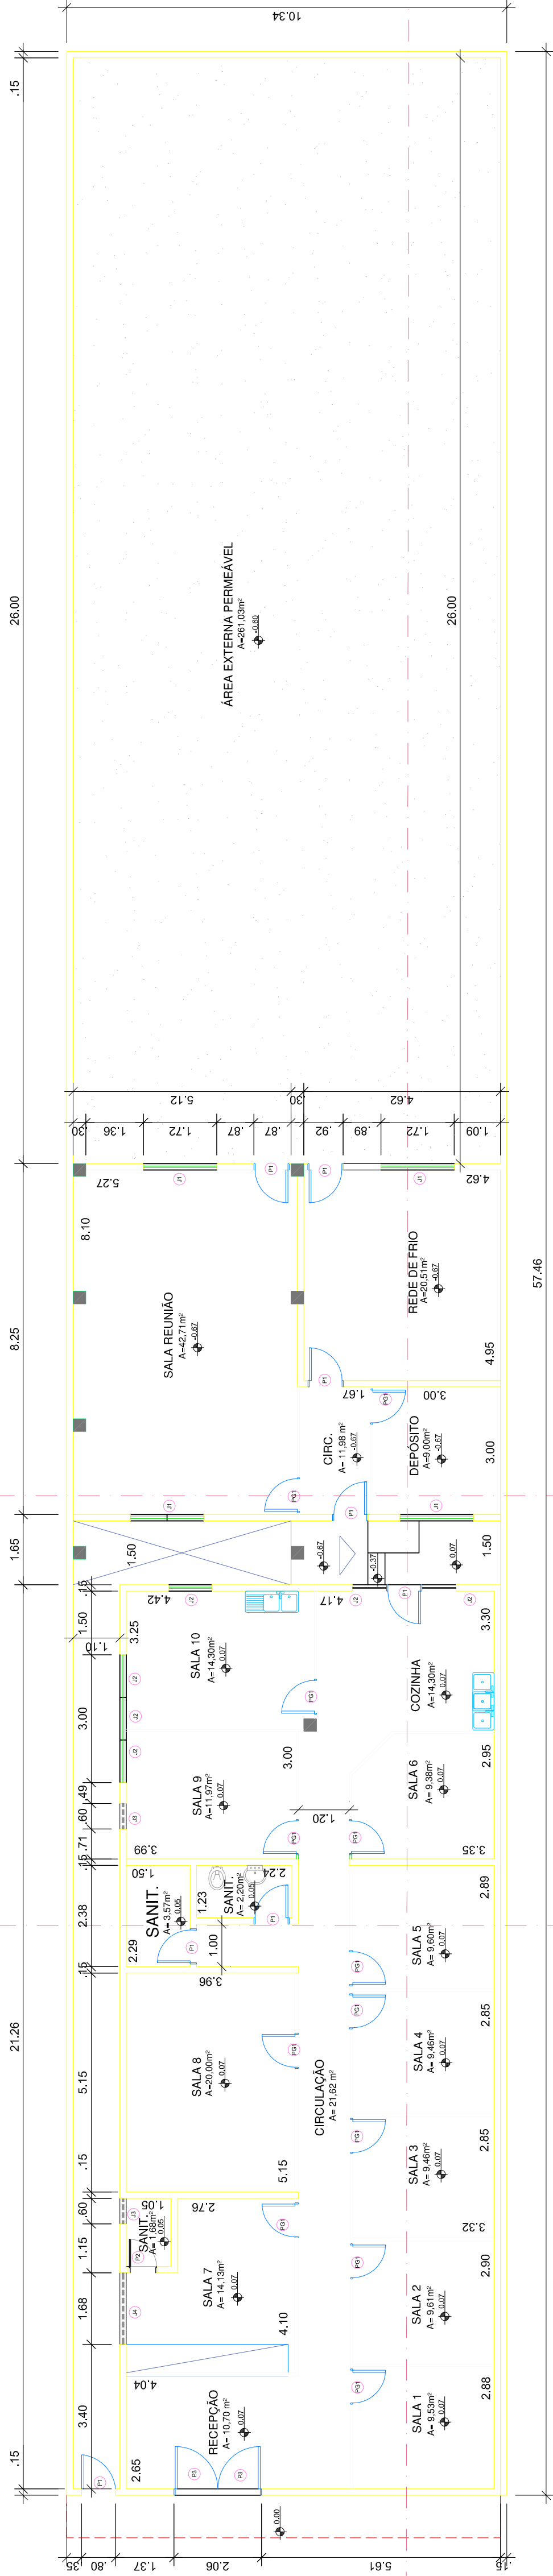

03 PLANTA BAIXA
ESC.: 1/100

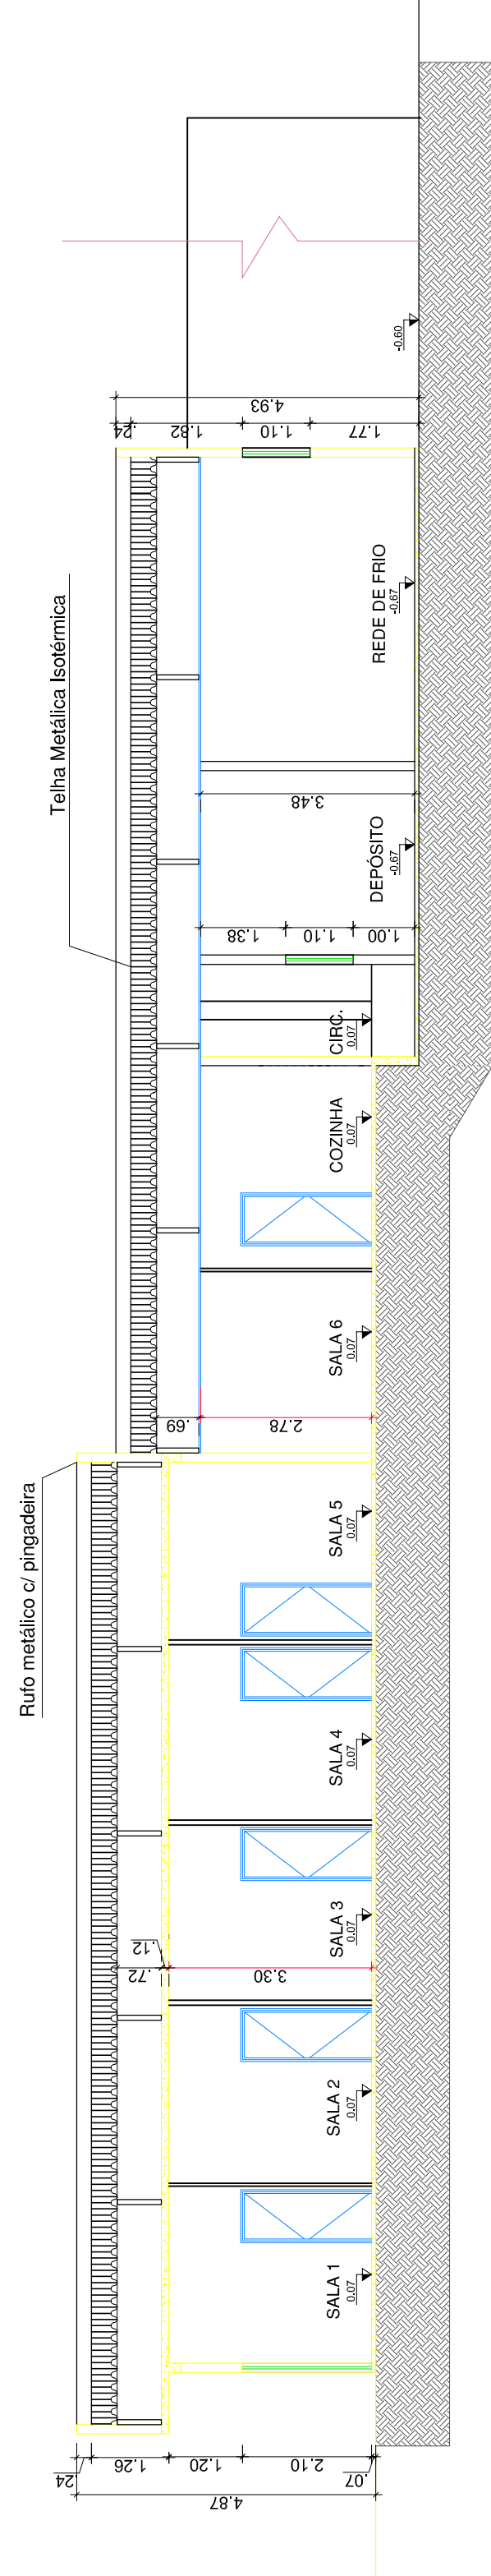

04 PLANTA BAIXA
ESC.: 1/100

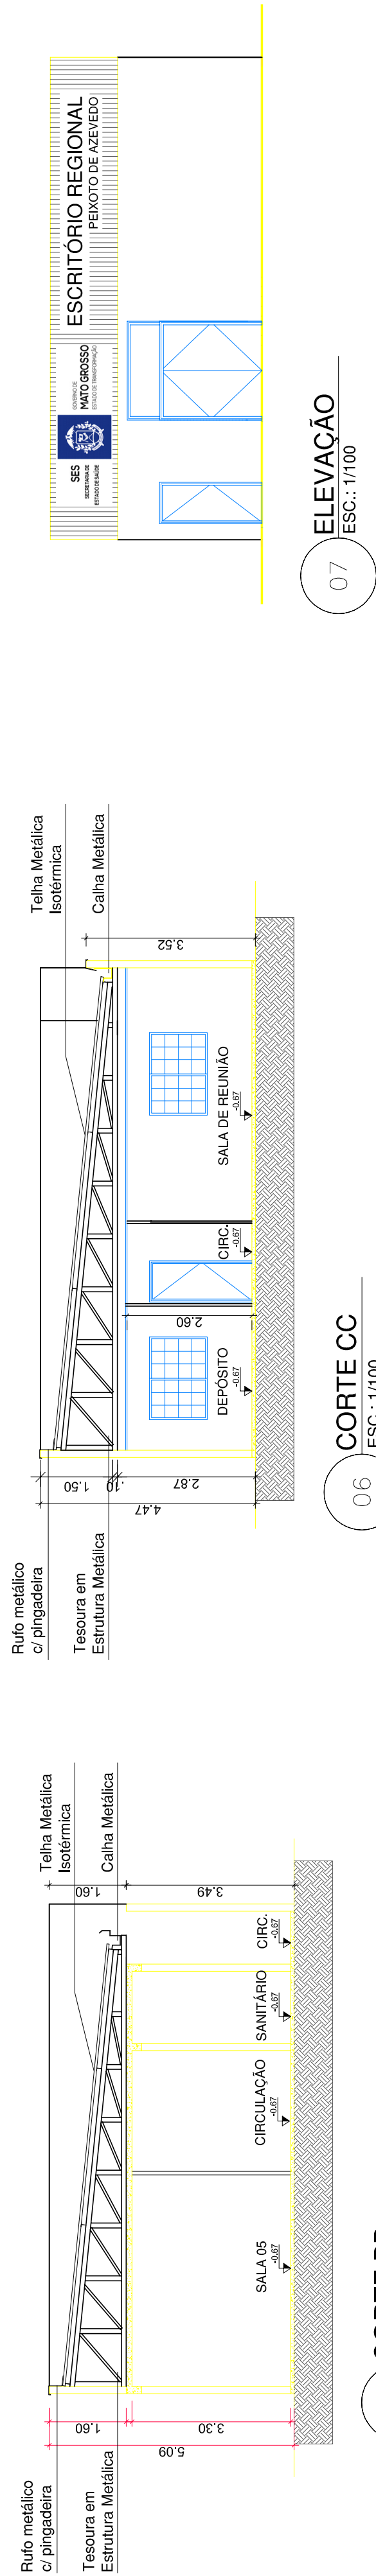

05


CORTE BB

ESC.: 1/100

06

CORTE CC

ESC.: 1/100

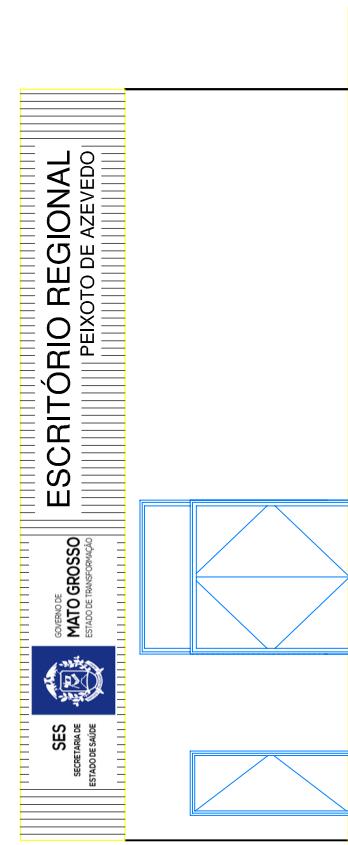

07

ELEVAÇÃO
ESC.: 1/100

APROVAÇÃO:

SES
SECRETARIA DE
ESTADO DE SAÚDE



GOVERNO DE

SECRETARIA DE
ESTADO DE SAÚDE

MATOGROSSO
ESTADO DE TRANSFORMAÇÃO

PROJETO ARQUITETÔNICO

REFORMA E ADEQUAÇÃO DA ESTRUTURA FÍSICA DO ESCRITÓRIO REGIONAL PEIXOTO DE AZEVEDO

AVENIDA BRASIL, Nº 556, BAIRRO CENTRO - PEIXOTO DE AZEVEDO/MT

PROPRIETÁRIO:

AUTOR DO PROJETO:

RESP. TÉCNICO:

PAREDE

Piso

TETO

NOTAS:

JANELAS

PORTAS

--	--

1 - CONSIDERAR DIVISÓRIAS NAVAL DE ESPESSURA 5 MM

PLANTA BAIXA, CORTES E FACHADA

ARQUITETÔNICO
FOLHA N°

02/02

UNIDADE:	METRO	ÁREA CONSTRUIDA:	314,20 m²	DATA:	MARÇO/2017
----------	-------	------------------	-----------	-------	------------

UNIDADE:	314,20 m²
METRO	

MARÇO/


MARÇO/2017

ÁREA DO TERRENO:


LEAVEL:

DESIGN CAD:


DESIGN CAD:

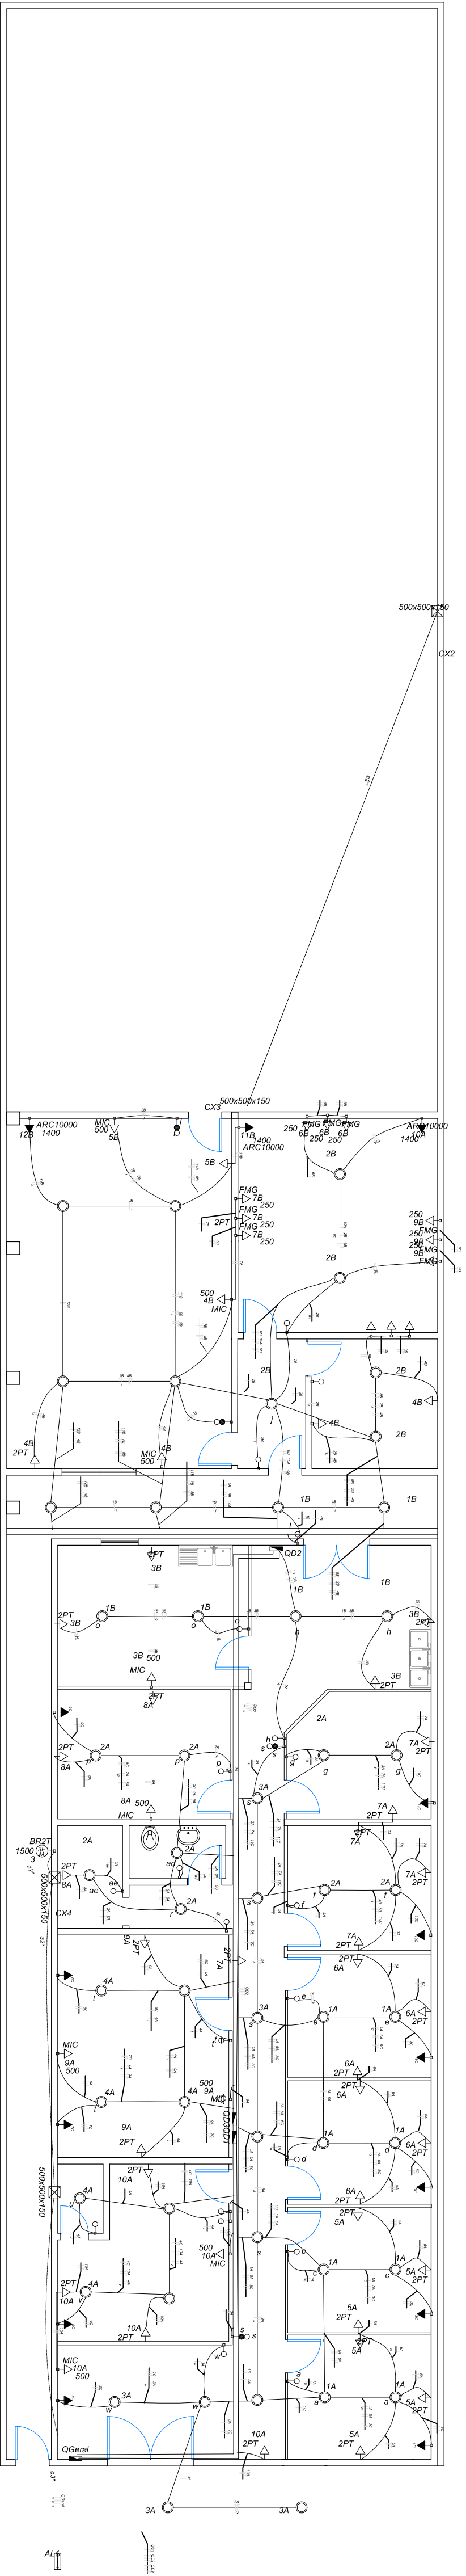

1 PLANTA ESQUEMÁTICA - ELÉTRICA
escala:1/100

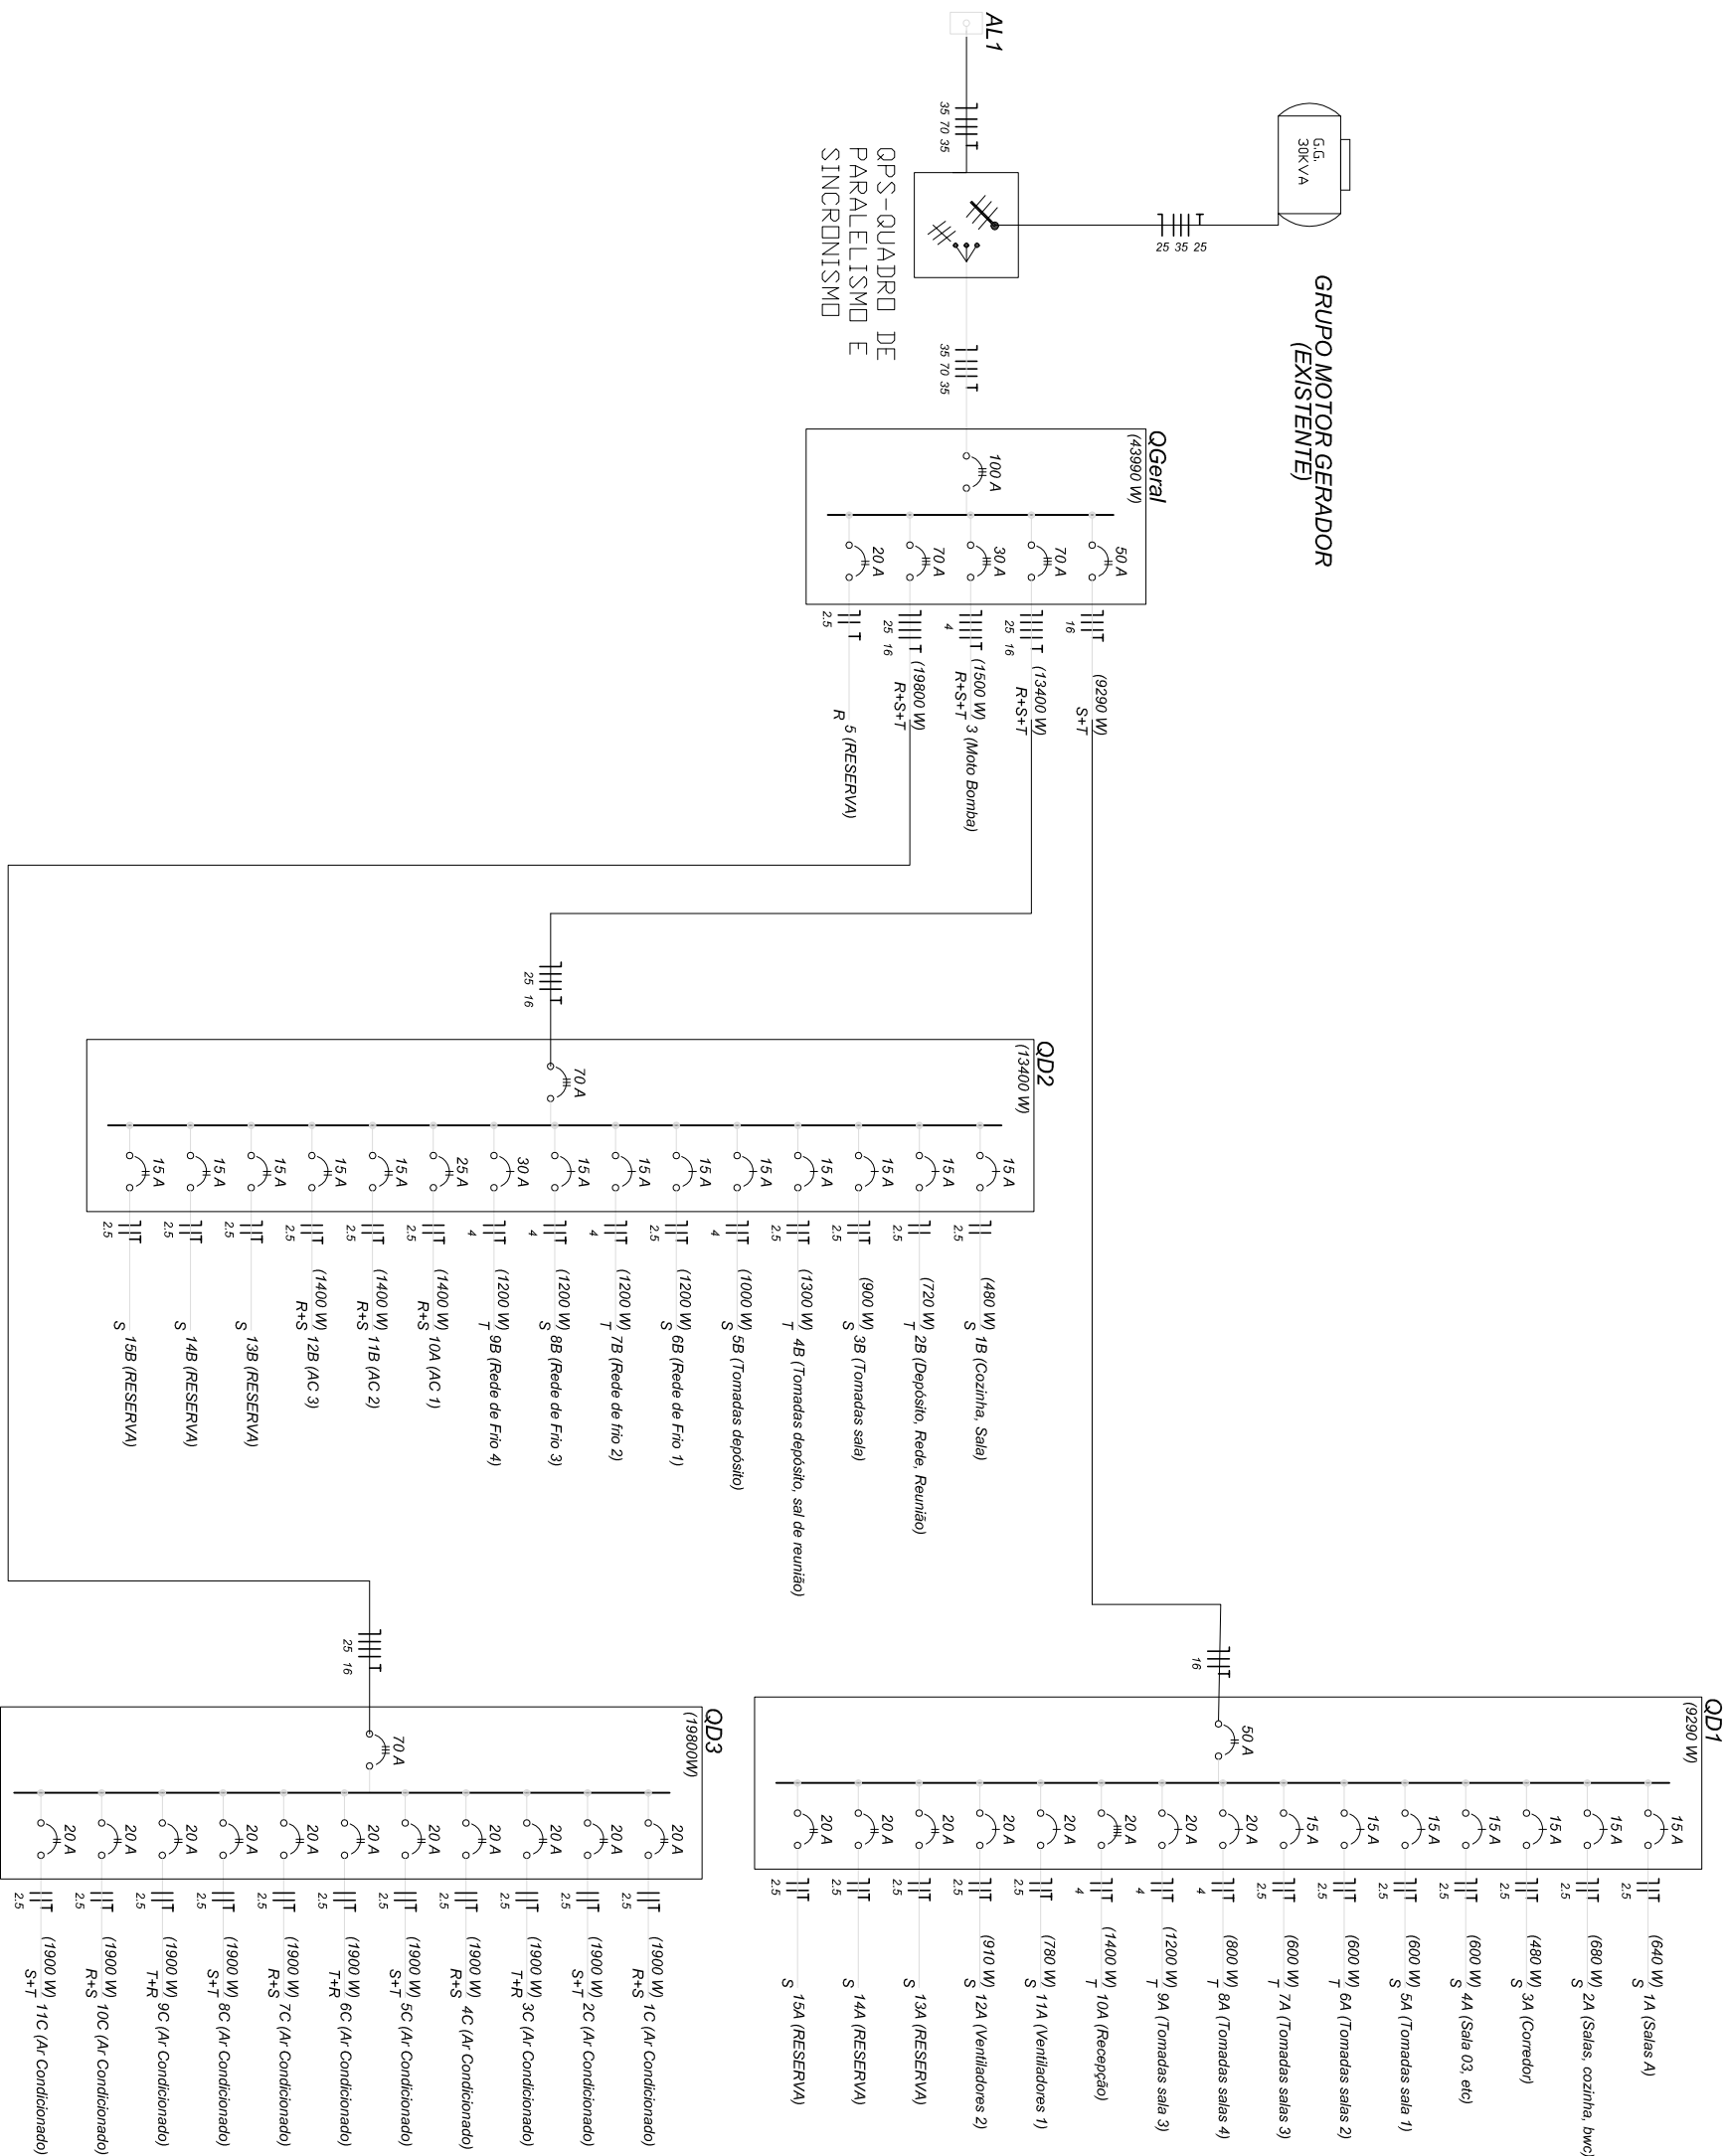

2 DIAGRAMA UNIFILAR
sem escala

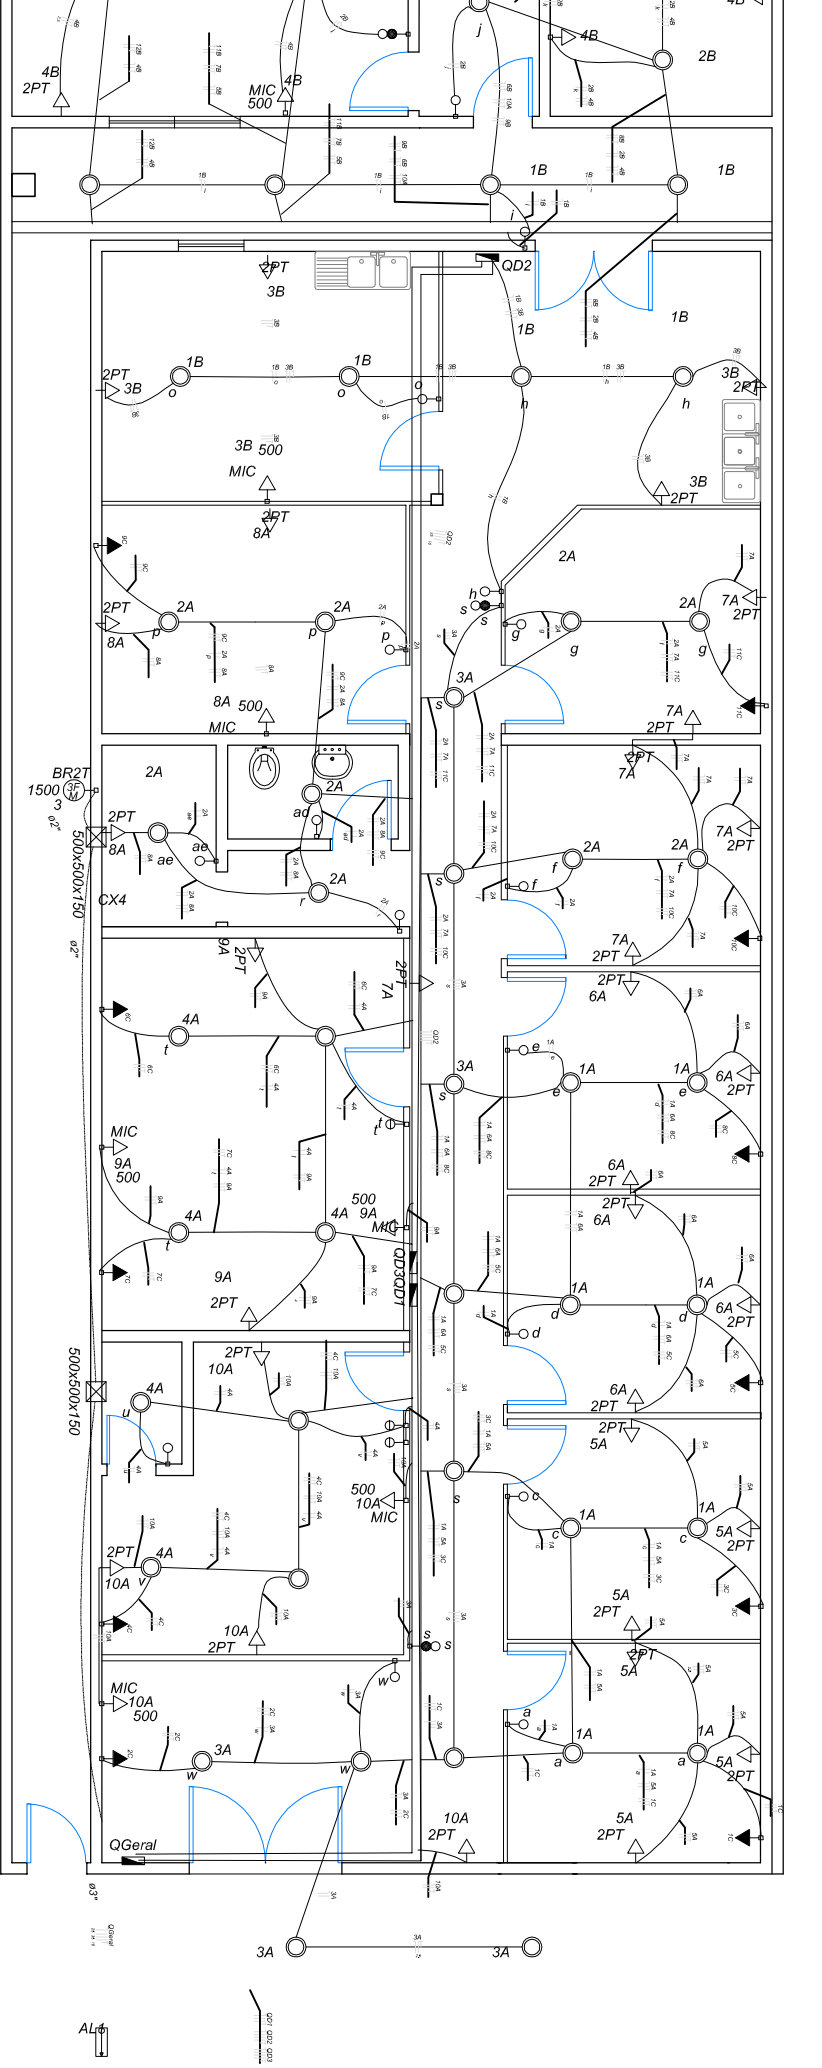

3 QUADRO DE CARGAS
sem escala

Quadro de Cargas (AL1)									
Circuito	Descrição	Esquema	Módulo	V	Unificação (W)	Tensão (W)	Paq. total	Fases	Paq. - S
QD1	QD1	QD1	QD1	QD1	QD1	QD1	QD1	QD1	QD1

Quadro de Cargas (QD2)									
Circuito	Descrição	Esquema	Módulo	V	Unificação (W)	Tensão (W)	Paq. total	Fases	Paq. - S
QD2	QD2	QD2	QD2	QD2	QD2	QD2	QD2	QD2	QD2

Quadro de Cargas (QD3)									
Circuito	Descrição	Esquema	Módulo	V	Unificação (W)	Tensão (W)	Paq. total	Fases	Paq. - S
QD3	QD3	QD3	QD3	QD3	QD3	QD3	QD3	QD3	QD3

Quadro de Cargas (QD4)									
Circuito	Descrição	Esquema	Módulo	V	Unificação (W)	Tensão (W)	Paq. total	Fases	Paq. - S
QD4	QD4	QD4	QD4	QD4	QD4	QD4	QD4	QD4	QD4

Quadro de Cargas (QD5)									
Circuito	Descrição	Esquema	Módulo	V	Unificação (W)	Tensão (W)	Paq. total	Fases	Paq. - S
QD5	QD5	QD5	QD5	QD5	QD5	QD5	QD5	QD5	QD5

SECRETARIA DE
ESTADO DE SAÚDE

GOVERNO DE
MATO GROSSO
ESTADO DE TRANSFORMAÇÃO

TIPO DE OBRA:

REFORMA E ADEQUAÇÃO DA ESTRUTURA FÍSICA
DO ESCRITÓRIO REGIONAL PEIXOTO DE AZEVEDO

LOCALIZAÇÃO:

AVENIDA BRASIL, Nº 556, BAIRRO CENTRO - PEIXOTO DE AZEVEDO/MT

PROPOSTA/PROJETO:

AUTOR DO PROJETO:

PROJETO ELÉTRICO, DIAGRAMA UNIFILAR
E QUADRO DE CARGAS

ARQUITETÔNICO

ESCALA:

INDICADA

INDICADA

592,78 m²

ÁREA CONSTRUIDA:

314,20 m²

ÁREA PERIMETRAL:

-

DATA:

MARÇO/2017

DESENHO CAD:

01/01